

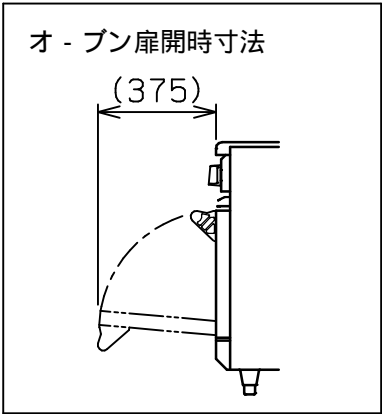
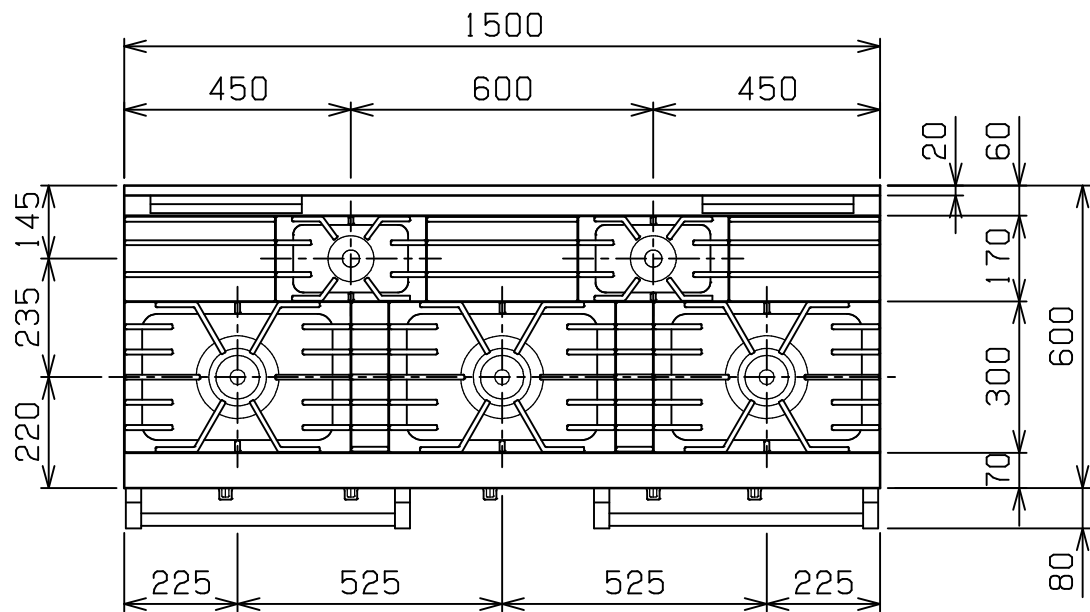


| No. | 品 名 NAME | 台数 QUANTITY | 型 式 MODEL ・ 寸 法 MEASUR |
|-----|---------------|-------------|------------------------|
| | パワ - クックガスレンジ | | R G R - 1 5 6 5 W X B |

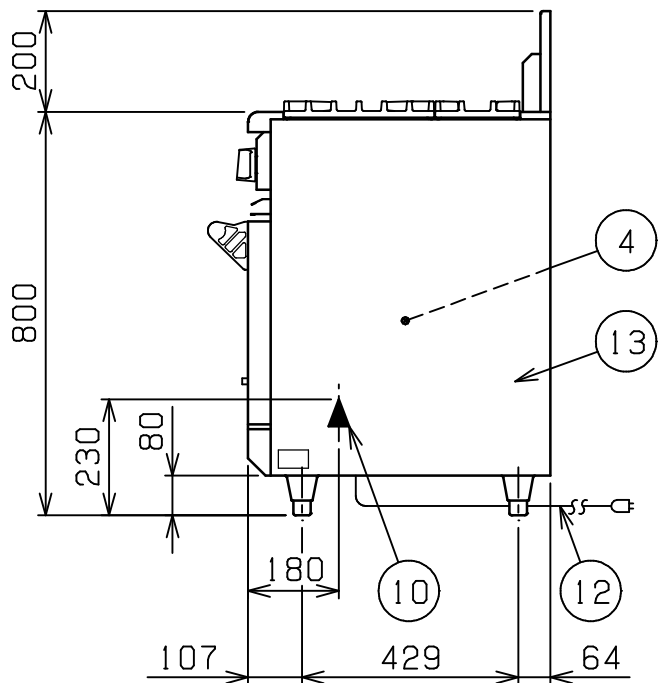


| 種 類 | | コンベクションオ - ブン搭載 片面式 | | |
|-------------------|------------|--|-------|-------|
| 外形寸法 | | 間 口 | 奥 行 | 高 さ |
| | | 1 5 0 0 | 6 0 0 | 8 0 0 |
| ガス消費量 | 都市ガス | 6 5 . 7 k W (5 6 , 5 0 0 k c a l / h) | | |
| | L P ガス | 6 5 . 7 k W (4 . 7 1 k g / h) | | |
| ガス接続口 | 都市ガス | 3 2 A | | |
| | L P ガス | 3 2 A | | |
| 定格電源 | | 単相 1 0 0 V 5 0 / 6 0 H z | | |
| 消費電力 | | 1 8 8 / 2 1 2 W 5 0 / 6 0 H z | | |
| トップバ - ナ - 種類 | | 鋳鉄製 ユニバ - サルバ - ナ - (1 6 5) × 3 鋳鉄製 ユニバ - サルバ - ナ - (9 5) × 2 | | |
| コンベクション オ - ブン | 庫内有効寸法 | 4 2 0 (W) × 3 0 0 (D) × 3 2 0 (H) × 2 | | |
| | 庫内棚段数 | 3 段 ピッチ 8 0 m m | | |
| | バ - ナ - 種類 | ステンレス製 プレスバ - ナ - × 2 | | |
| | 安全装置 | 立消え安全装置 (フレ - ムロード方式) | | |
| | バット外形寸法 | 3 9 8 × 2 8 0 高さ 2 2 | | |
| 付属品 | | 焼網 (4) , バット (4) , 受皿取手 (2) | | |
| 製品重量 | | 2 9 4 k g | | |

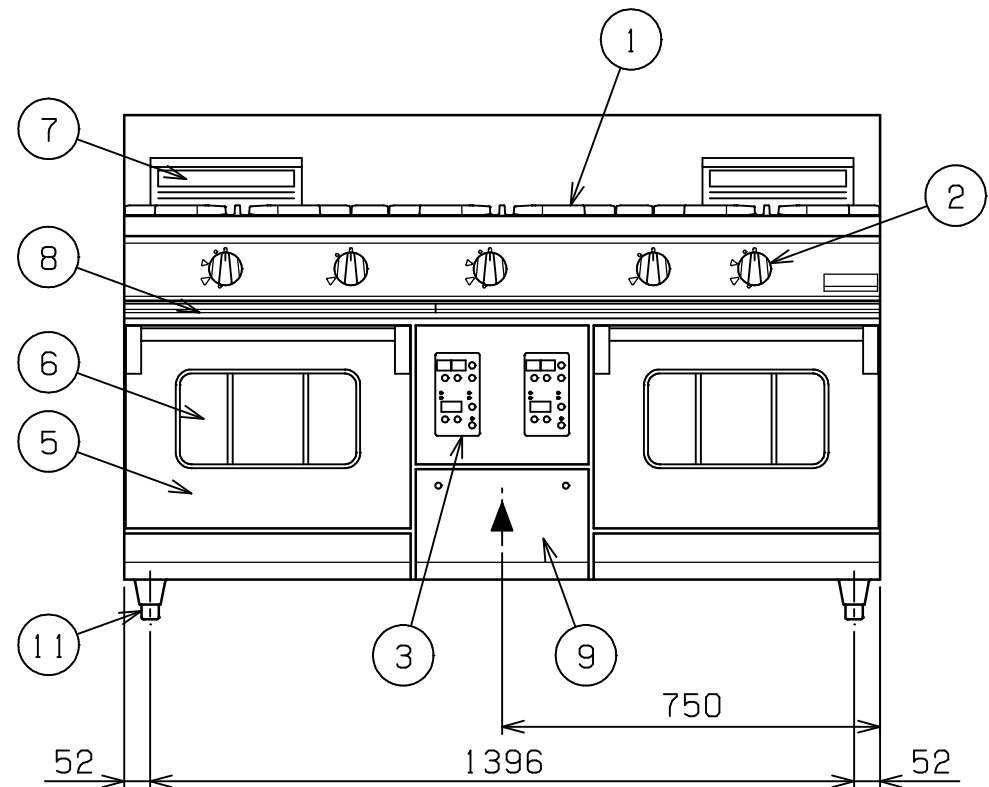

| 部番 | 品 名 | 材 質 | 備 考 |
|----|-------------------|-----------|---------------------------------|
| 1 | ゴトク | FC | 黒塗装 |
| 2 | ガスコック | C 3 7 7 1 | 圧電式自動点火 |
| 3 | コンベクション オ - ブン | 操作パネル | |
| 4 | | 庫内 | SUS 4 3 0 t 1 . 0 1 0 0 ~ 3 0 0 |
| 5 | | 扉 | SUS 4 3 0 t 1 . 2 No . 4 仕上 |
| 6 | 耐熱ガラス | 強化ガラス | t 5 . 0 (2 重) |
| 7 | オ - ブン排気筒 | FC | 黒塗装 |
| 8 | シル受 | SUS 4 3 0 | t 1 . 0 |
| 9 | 点検扉 | SUS 4 3 0 | t 1 . 2 No . 4 仕上 |
| 10 | ガス接続口 | | ユニオン |
| 11 | アジャスト | SUS 3 0 4 | |
| 12 | 電源コ - ド | | 4 m |
| 13 | 本体側板 | SUS 4 3 0 | t 1 . 2 No . 4 仕上 |

設置上の注意 熱機器の設置については安全の為、消防法の
設置基準に従って設置してください。
改善の為、仕様及び外観を予告なしに変更することがあります。

| | | | | | | |
|---|-----------------|-----------|---------|----------------|-------------------|--------------|
| <div>業務用総合厨房機器メ - カ -</div> <div> 株式会社マルゼン</div> <div>MARUZEN CO.,LTD.</div> | 変更事項 ALTERATION | 縮尺 SCALE | 日付 DATE | 図番 DRAWING No. | 工事名 TITLE | 備考 REMARKS |
| | | 1 / 1 5 | . | 0 4 1 1 9 | | |
| | 検図 CHECK | 設計 DESIGN | 製図 DRAW | 営業担当 CHARGE | 図面名称 DRAWING CORD | 承認印 APPROVED |
| | | | | | パワ - クックガスレンジ | |
| | | | | | | |